
 
 

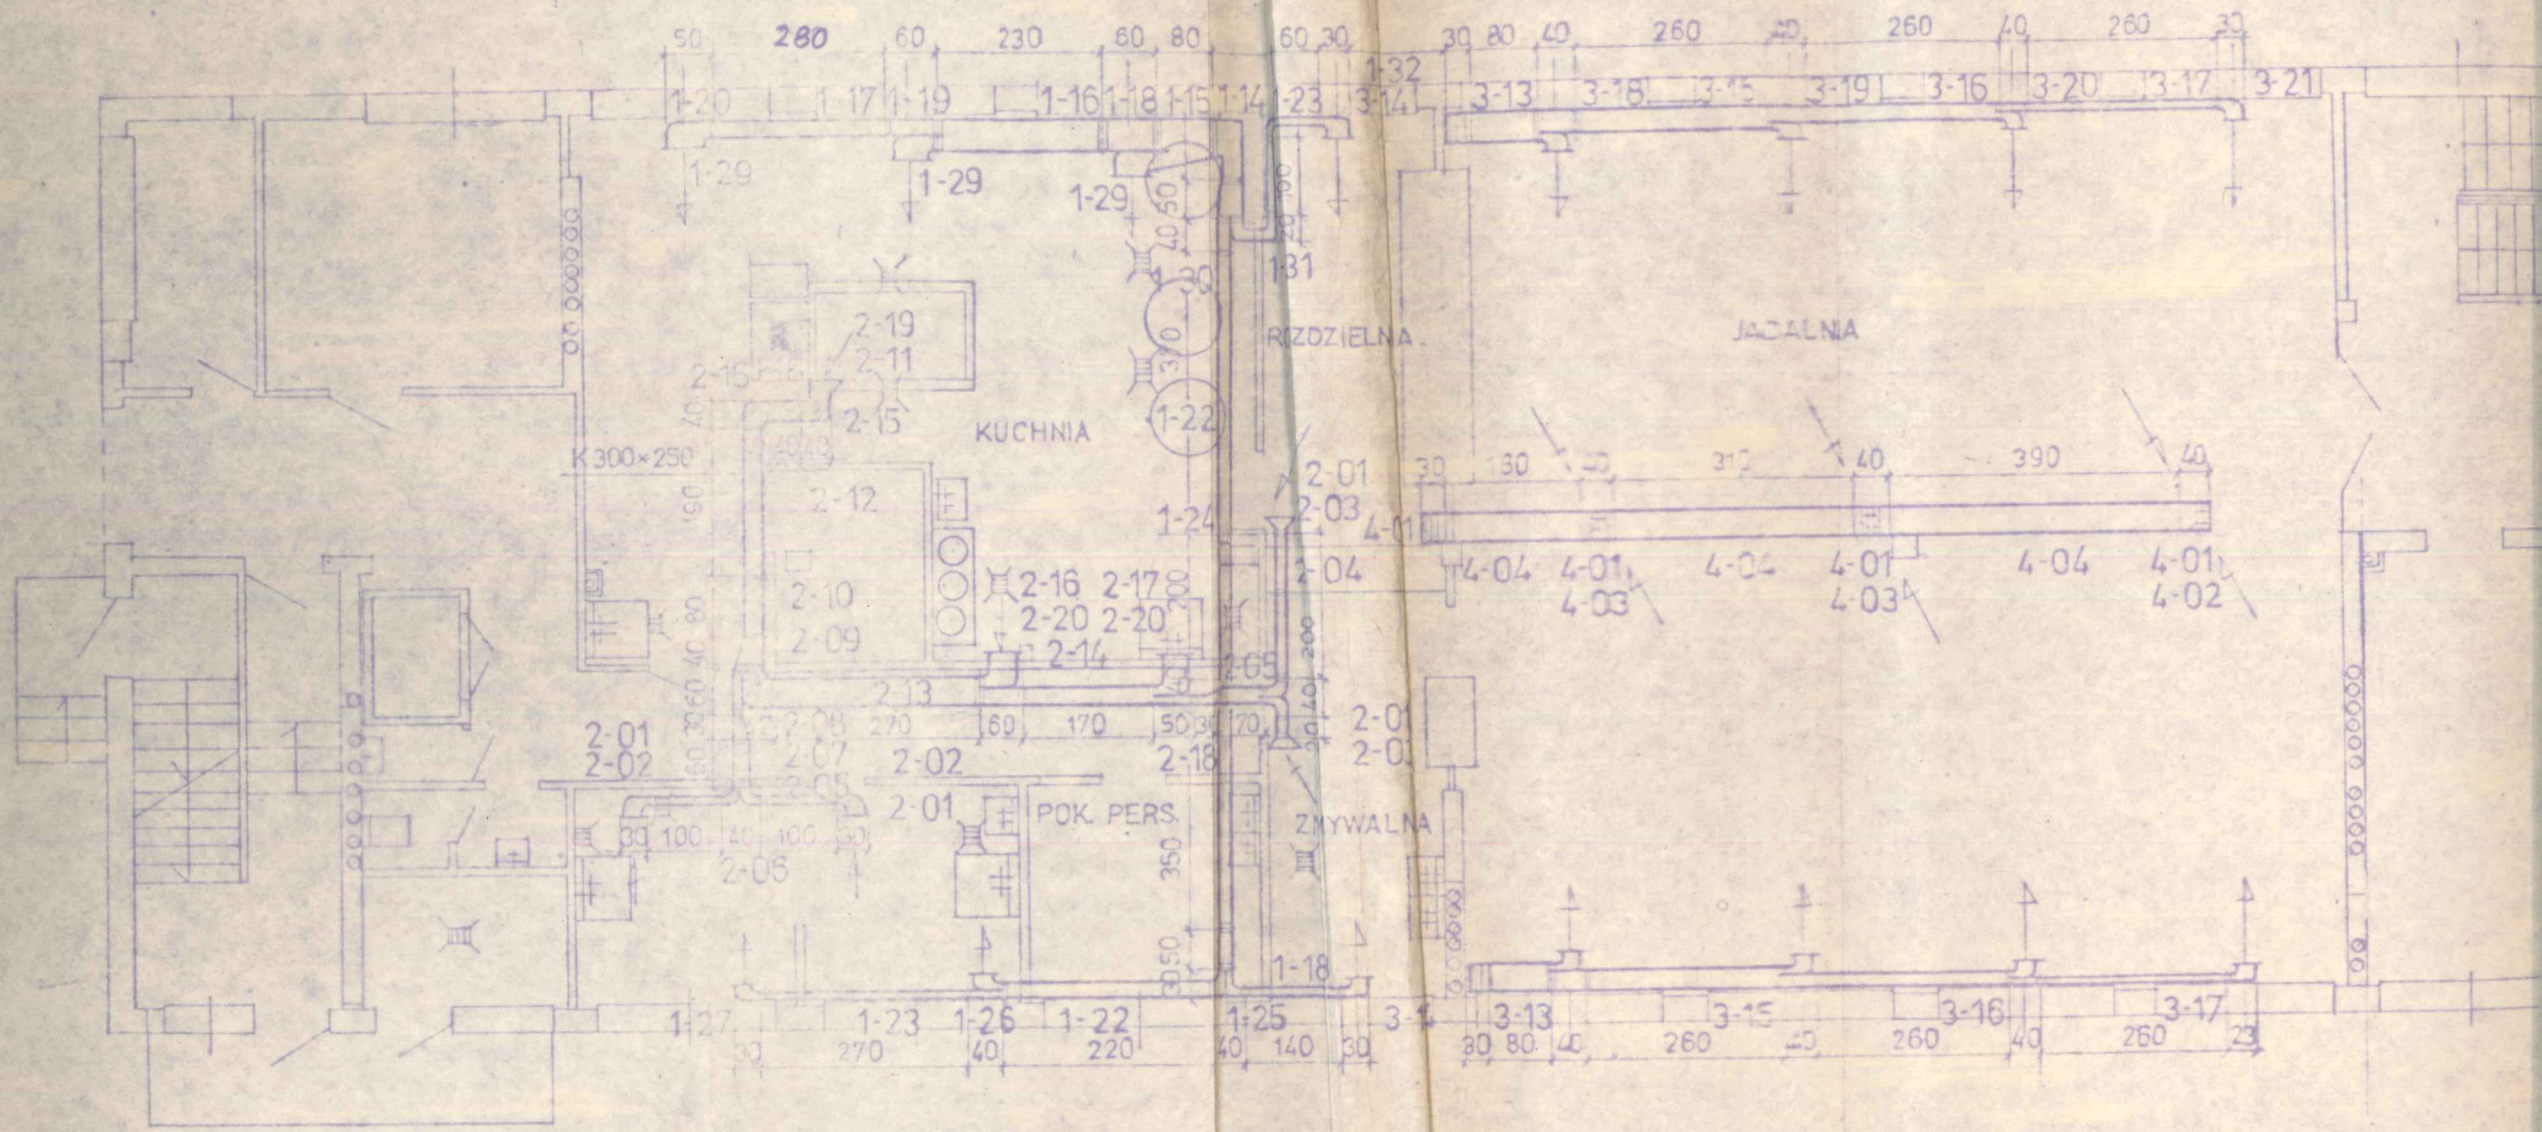


OZNACZENIA - PATRZ SPECYFIKACJA W CZĘŚCI OPISOWEJ PROJEKTU.

RZUT PARTERU 1:100

Biurowo-Instal. Wiejskiego w Toruniu	Projektant	F. DOGIL	
WZIR TORUNIU	Projektant	K. POZA	
	Projektant	E. CHKOŚTA	
	Projektant	E. JASKONIAK	
ROZBUDOWA ZSR WE WRONIU	mgr inż.	H. BALGEROWICZ	
	mgr inż.	W. ROMANOWSKI	
PROJEKT INSTALACJI C.O. I WENTYLACJI W SEGMENTCIE ŻYWIENICWYM NR 2	mgr inż.	T. OLMA	
Skala: 256.1/82 7/7	Skala: 1:100 16.0	inż. H. RYMKOWSKI mgr inż. arch. B. ŚLEK	



RZUT PARTE